


LEGENDA:

GRANICE DZIAŁEK INWESTORA
 OBRYS ISTN. I PROJ. BUDYNKÓW
 OZNACZENIE NUMERICZNA BUDYNKÓW

B1

PROJEKTOWANE ELEMENTY MAŁEJ ARCHITEKTURY:

- F1 FONTANNA POSADZONOMA
- I1 NIOSK INFORMATYKOWY
- K1 KRATA OCHRONNA WOKÓŁ DRZEWA
- L1 ŁAWKA
- L2 ŁAWKA
- L3 ŁAWKA
- L4 ŁAWKA
- L5 ŁAWKA
- L6 ŁAWKA
- L7 ŁAWKA
- L8 ŁAWKA
- P1 POMPA WODNA RĘCZNA
- PD1 PODUM Z DREWNIANYM WYKOŃCZENIEM
- PD2 PODUM Z DREWNIANYM WYKOŃCZENIEM
- S1 STOLIKI ROWEROWY
- ST1 STACJA ROWERU MIEJSKIEGO
- S1 ŚMIETNIK
- Z1 ZBIÓRNIKI GŁĘBOKI
- Z1 ZAGŁĘBIONE WYPEŁNIENE WODA
- W1 ZACHOWANY ELEMENT KONSTRUKCYJNY
- W1 ZACHOWANY ELEMENT KONSTRUKCYJNY

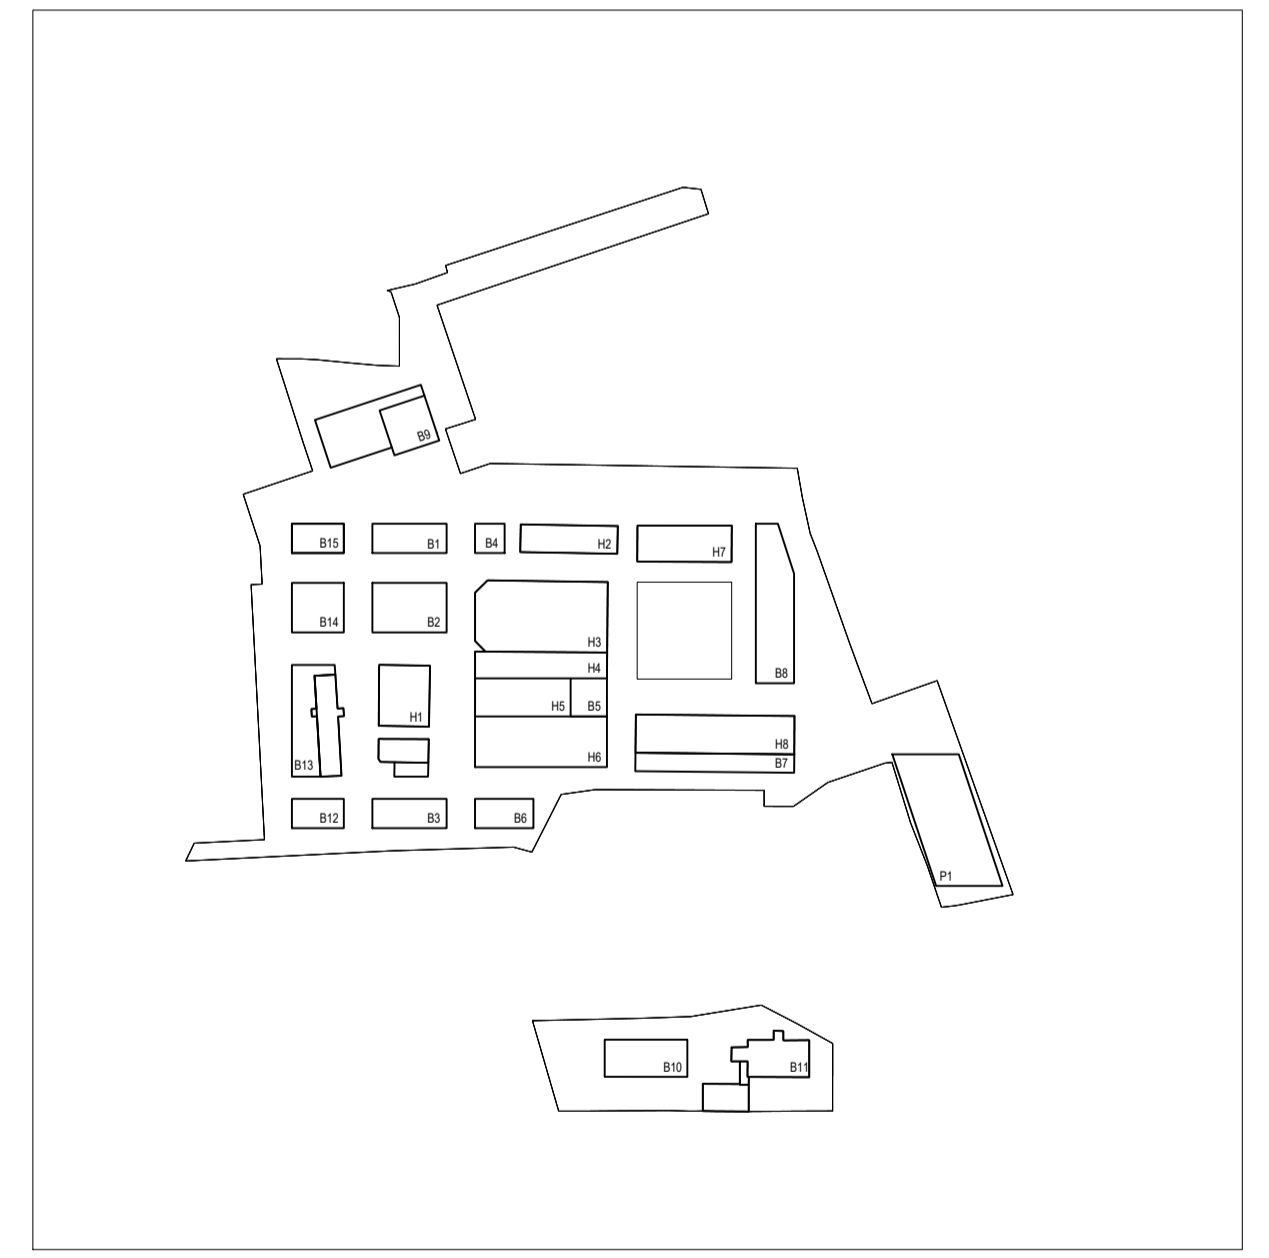

INWESTOR: GMINA DĄBRÓWA GÓRNICZA
FABRYKA PEŁNA ŻYCIA
 SZCZEGÓLOWA KONCEPCJA URBANISTYCZNO - ARCHITEKTONICZNA PRIORYTETOWEGO OBSZARU REWITALIZACJI W DĄBRÓWIE GÓRNICZEJ
 GENERALNY PROJEKTANT:
ANALOG Piotr Śmierzewski
 UL. SZYMANOWSKIEGO 13/2, 75-573 KOSZALIN, TEL. +48 602 583 454, INFO@ANALOG.PL

BRANŻA	ARCHITEKTURA	FAZA	PK - PROJEKT KONCEPCYJNY
PROJEKTANT	ANALOG - Piotr Śmierzewski UL. SZYMANOWSKIEGO 13/2, 75-573 KOSZALIN, TEL. +48 602 583 454, info@analog.pl		
AUTORZY	PROJEKTANT	INWESTOR	PODZIAŁ
ARCHITEKTURA	mgr inż. arch. PIOTR ŚMIERZEWSKI 11ZPDIA/2003		
	mgr inż. arch. RAFAŁ TARACHA		
	IGOR KLYUS		
INSTALACJE SANITARNE	mgr inż. TOMASZ TAPPER	SLK/2019/PW/05/09	
INSTALACJE ELEKTRYCZNE	mgr inż. ANDRZEJ PYSKA	13B/90	
	mgr inż. DARIUSZ NEZABITOWSKA		
BRANŻA	mgr inż. ŁUKASZ MEZYDŁO	ZAP/018B/PW/05/09	
DEKORACJA	mgr inż. MARTA CHRZĄSZCZYŃSKA		

ODWZEMNIENIE RYSUNKI
 RYSUNEK PK BRANŻA AZ DATA 2019.10 SKALA 1:250 NR RYS. AZ-3.03 NADZOR

PROJEKT MAŁEJ ARCHITEKTURY I MEBLI WSPÓLNOTY